

K2.1
FDC 224KXZPE1

RL \varnothing 15,88
RG \varnothing 22,22

\varnothing 40
гребнаж

\varnothing 40
гребнаж


\varnothing 30
гребнаж

\varnothing 30
гребнаж

Насос
Mini Aqua
K2.2
FDT 112KXZE1
RL \varnothing 9,52

Насос
Mini Aqua
RG \varnothing 15,88

Насос
Mini Aqua
K2.2
FDT 112KXZE1

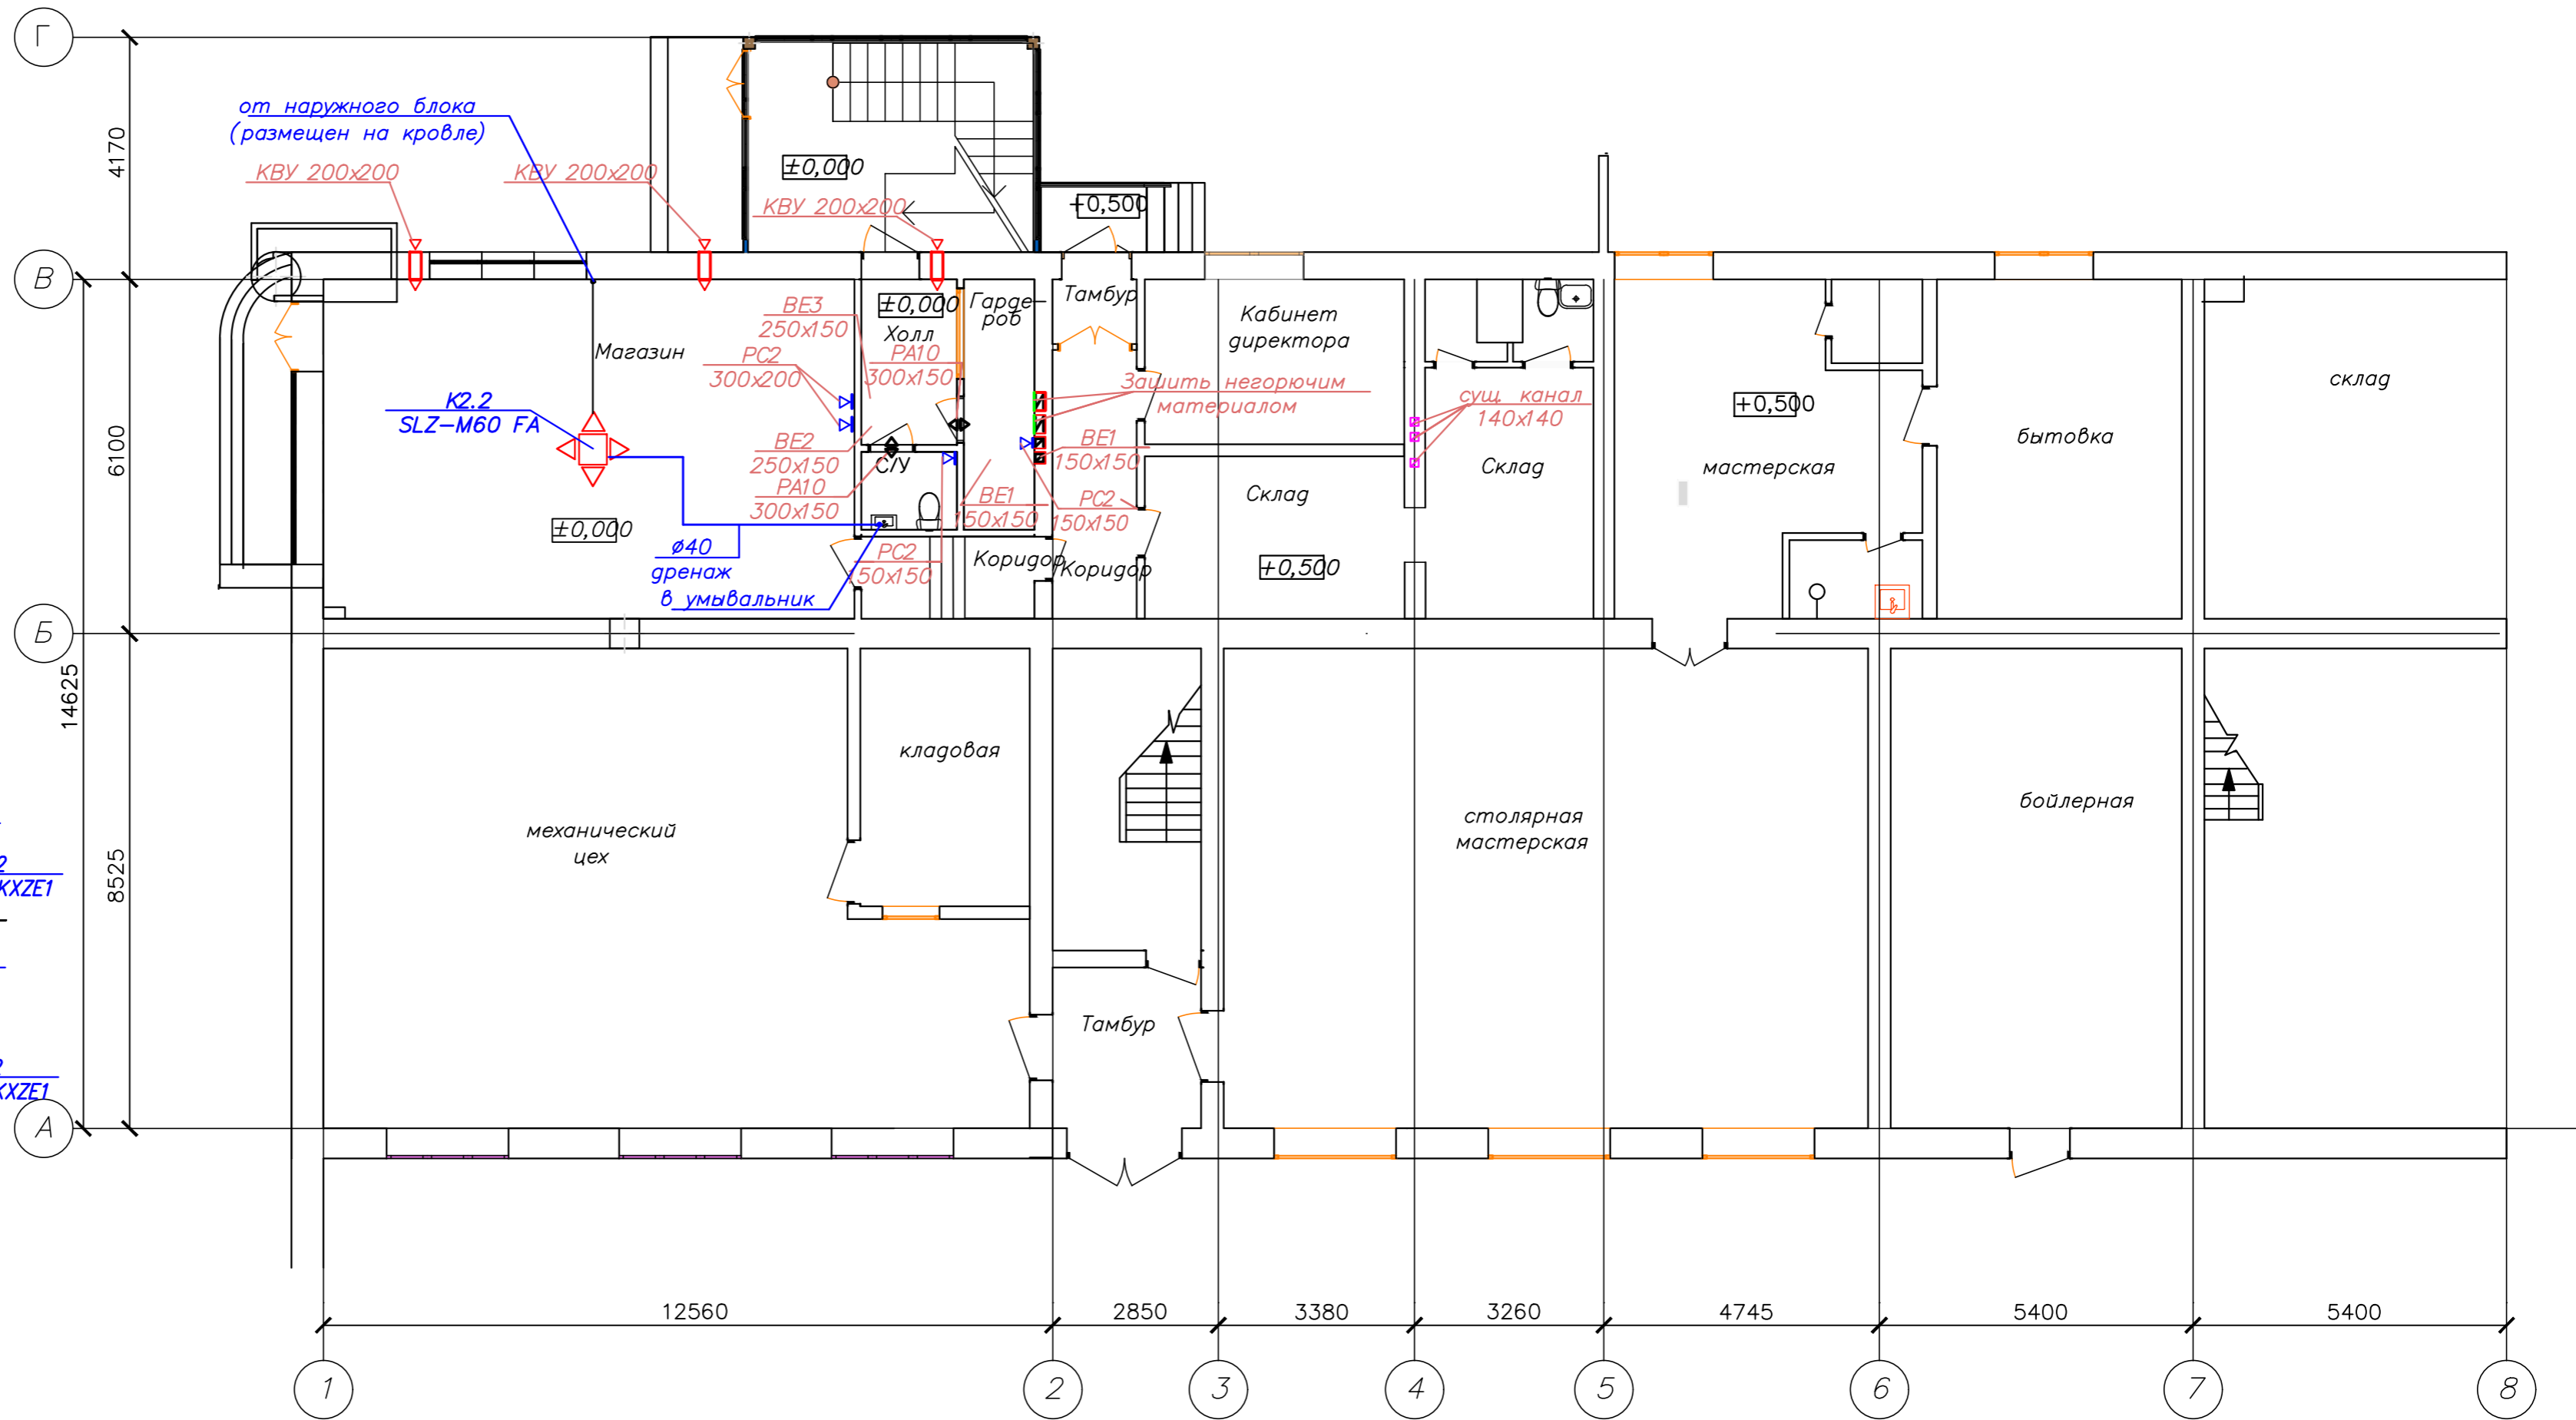

Согласовано

Инв. ? подл. Погр. и дата. Взам. инв. ?

055.21-0B					
Изм.	Кол.	Лист?	док.	Погр.	Дата
ГИП	Морилова				
Гл. спец.	Луцкич				
Н. контр.	Куиш				
Проверил	Куиш				
Разработал	Ефименко				
				Стадия	Лист
				С	4
				Листов	
				План 1 этажа (вентиляция).	
				Открытое акционерное общество БРЕСТЖИЛПРОЕКТ	